


LEGENDA LUMINÁRIAS EXTERNAS		
SÍMBOLO	DESCRIÇÃO	QUANT.
■	POSTE 3M	42
□	BALIZADOR H=65CM	28

LEGENDA COBERTURA		
SÍMBOLO	DESCRIÇÃO	
■	TELHA CAPA E CANAL	
■	TELHA METÁLICA	
■	LAJETA CERÂMICA	
■	FLOREIRAS DE CONCRETO	
■	LAJE CONCRETO	

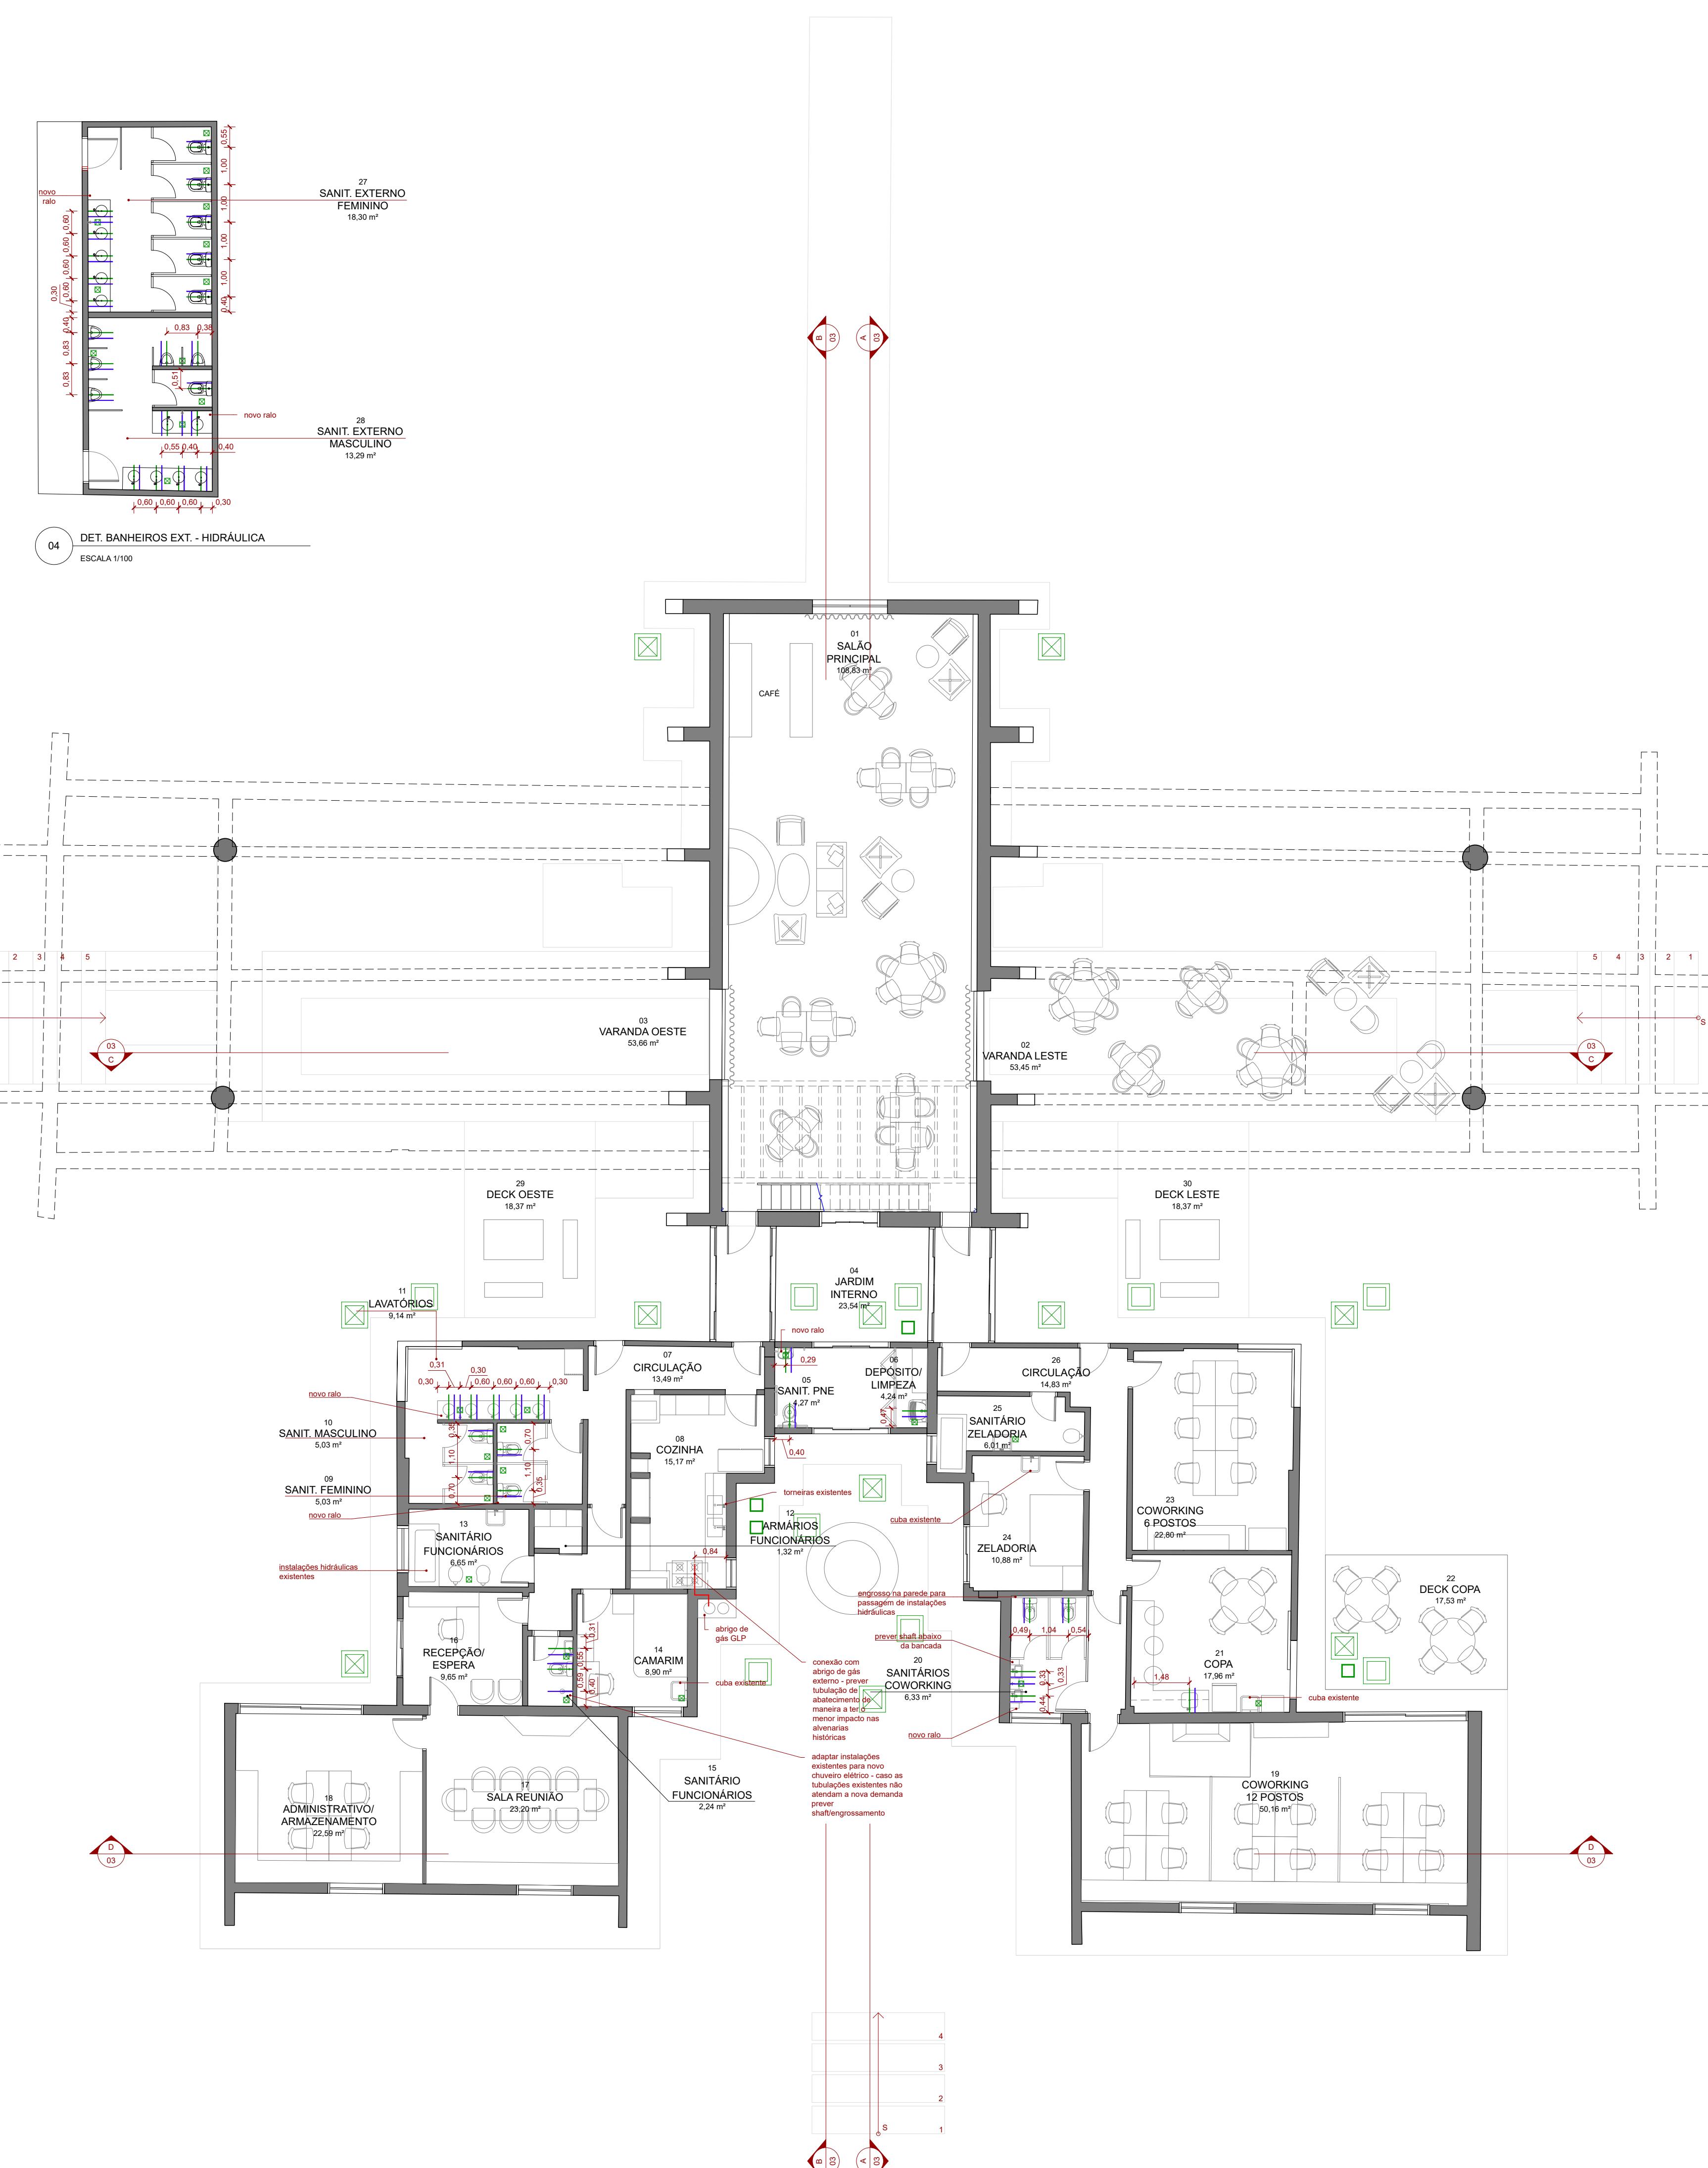

NOTAS / OBSERVAÇÕES:

- COTAS EM METROS, SALVO QUANDO INDICADO;
- CONFIRER MEDIDAS NO LOCAL;
- CONFERIR COORDENADAS SOBRE DESENHO;
- COTAS ESPECIFICADAS NA PLANTA BAIXA OU DE ALVENARIA PREVALECEM SOBRE DEMAS DESENHOS;
- CONSIDERAR COTAS EM EIXO DE: INSTALAÇÕES, ACESSÓRIOS E EQUIPAMENTOS;

CORTE	VISTA	INDICAÇÃO NÍVEL
01	REVISÃO DA PLANTA	
02	REVISÃO DA HIDRÁULICA	
03	CORTE HIDRÁULICO ELETRICO	
07	ADICAO INVENTARIO	
08	REVISÃO CONFORME CONVENCOES	

Nº	REVISÃO DA PLANTA	DATA	VISTO
01	REVISÃO DA PLANTA	26.11.2025	UR
02	REVISÃO DA HIDRÁULICA	27.11.2025	UR
03	CORTE HIDRÁULICO ELETRICO	27.11.2025	UR
07	ADICAO INVENTARIO	04.12.2025	UR
08	REVISÃO CONFORME CONVENCOES	26.11.2025	UR

OBRAS: JLM@GMAIL.COM.BR | 15 31 88889-8015

RESPONSÁVEL TÉCNICO: JULIANA STANDARD A175267-7

DESENHOS: ANA PAULA LOPEZ A156966-6

JULIANA STANDARD A175267-7

DATA: 26.11.2025

IDENTIFICAÇÃO DO PROJETO: ESCALA: 1/100

CASA FLÁVIO DE CARVALHO FORMATO DA PRANCHA: 1/100

Rod. Flávio de Carvalho, s/n - Jardim São Paulo, Valinhos - SP

CONTÉUDO: NÚMERO DA PRANCHA: 04

PLANTA ILUMINAÇÃO EXTERNA E COBERTURA, HIDRÁULICA